

Investycja: Budowa sieci kanalizacji sanitarnej w miejscowości Komorów, gm. Świdnica.

Zadanie: Zagospodarowanie terenu pompowni ścieków w Komorowie.

Tytuł rysunku: Projekt zagospodarowania terenu.		skala 1:500		
projektant	specjalność	nr uprawnień	data	podpis
mgr inż. Robert Szczepanek	bud. - konst.	18/02/DUW	03.2017	
Inwestor: Gmina Świdnica 58-100 Świdnica, ul. Głowackiego 4				nr rysunku 1

MAPA DO CEŁÓW PROJEKTOWYCH

Oznaczenie kancelarii projektowej	GKIN 40201 5432017
Miejscowość	Komorów
Jednostka ewidencyjna	Identyfikator Nazwa 581907 2 Świdnica-obszar wiejski
Obszar ewidencyjny	Identyfikacja nazwa 0009
Lokalizacja	dz. 141, 193
Skala mapy	1:500
Nazwa mapy zasadniczej	okl. 2008/151 5.143.13.23.4.1.4.3
Nazwa układu współrzędnych	prostokątnych (płaskich) Wrocławski Kroszadzko
Granice gminne obszaru, który był przedmiotem aktualizacji	-----
Granice ewidencyjne zgodnie z planem ewidencyjnym gruntów i budynków	-----
Informacje o załącznikach, planach sytuacyjnych, które mają wpływ na zagospodarowanie gruntów, lokalizowanych w granicach projektowanej inwestycji	brak
Data sporządzenia mapy	25.02.2017

NIE WYKORZYSTUJ SIĘ LITERNIA W TERENIE BRZYCY SIĘ WYRAZANYCH NA NIMIEJ SĄ MAPY. WZGLĘDZIEŃ WYKORZYSTUJ SIĘ TYLKO WZGLĘDZIEŃ DO INWENTARZAZI LUB W KĄTOWYCH WŁAŚCIWOŚCIACH W DOKUMENTACH BRZYCZAWYCH.

mgr inż. Robert Szczepanek
"GEOMETR"
mgr inż. Mariusz Husek
58-100 Świdnica, ul. Westerplatte 68
tel. 607 667 901, 607 667 902, 607 667 903
tel. 607 667 904, 607 667 905


mgr inż. Robert Szczepanek
i podpis osoby uprawnionej
która opracowała mapę

Posiadaczem
dokumentu
jest
Starosta Świdnicki
08.03.2017

LEGENDA



- krawężnik wys. 2 cm
- obrzeże betonowe
- linie wymiarowe i pomocnicze
- nawierzchnia kostka betonowa
- nawierzchnia żwirowa
- ogrodzenie systemowe + brama



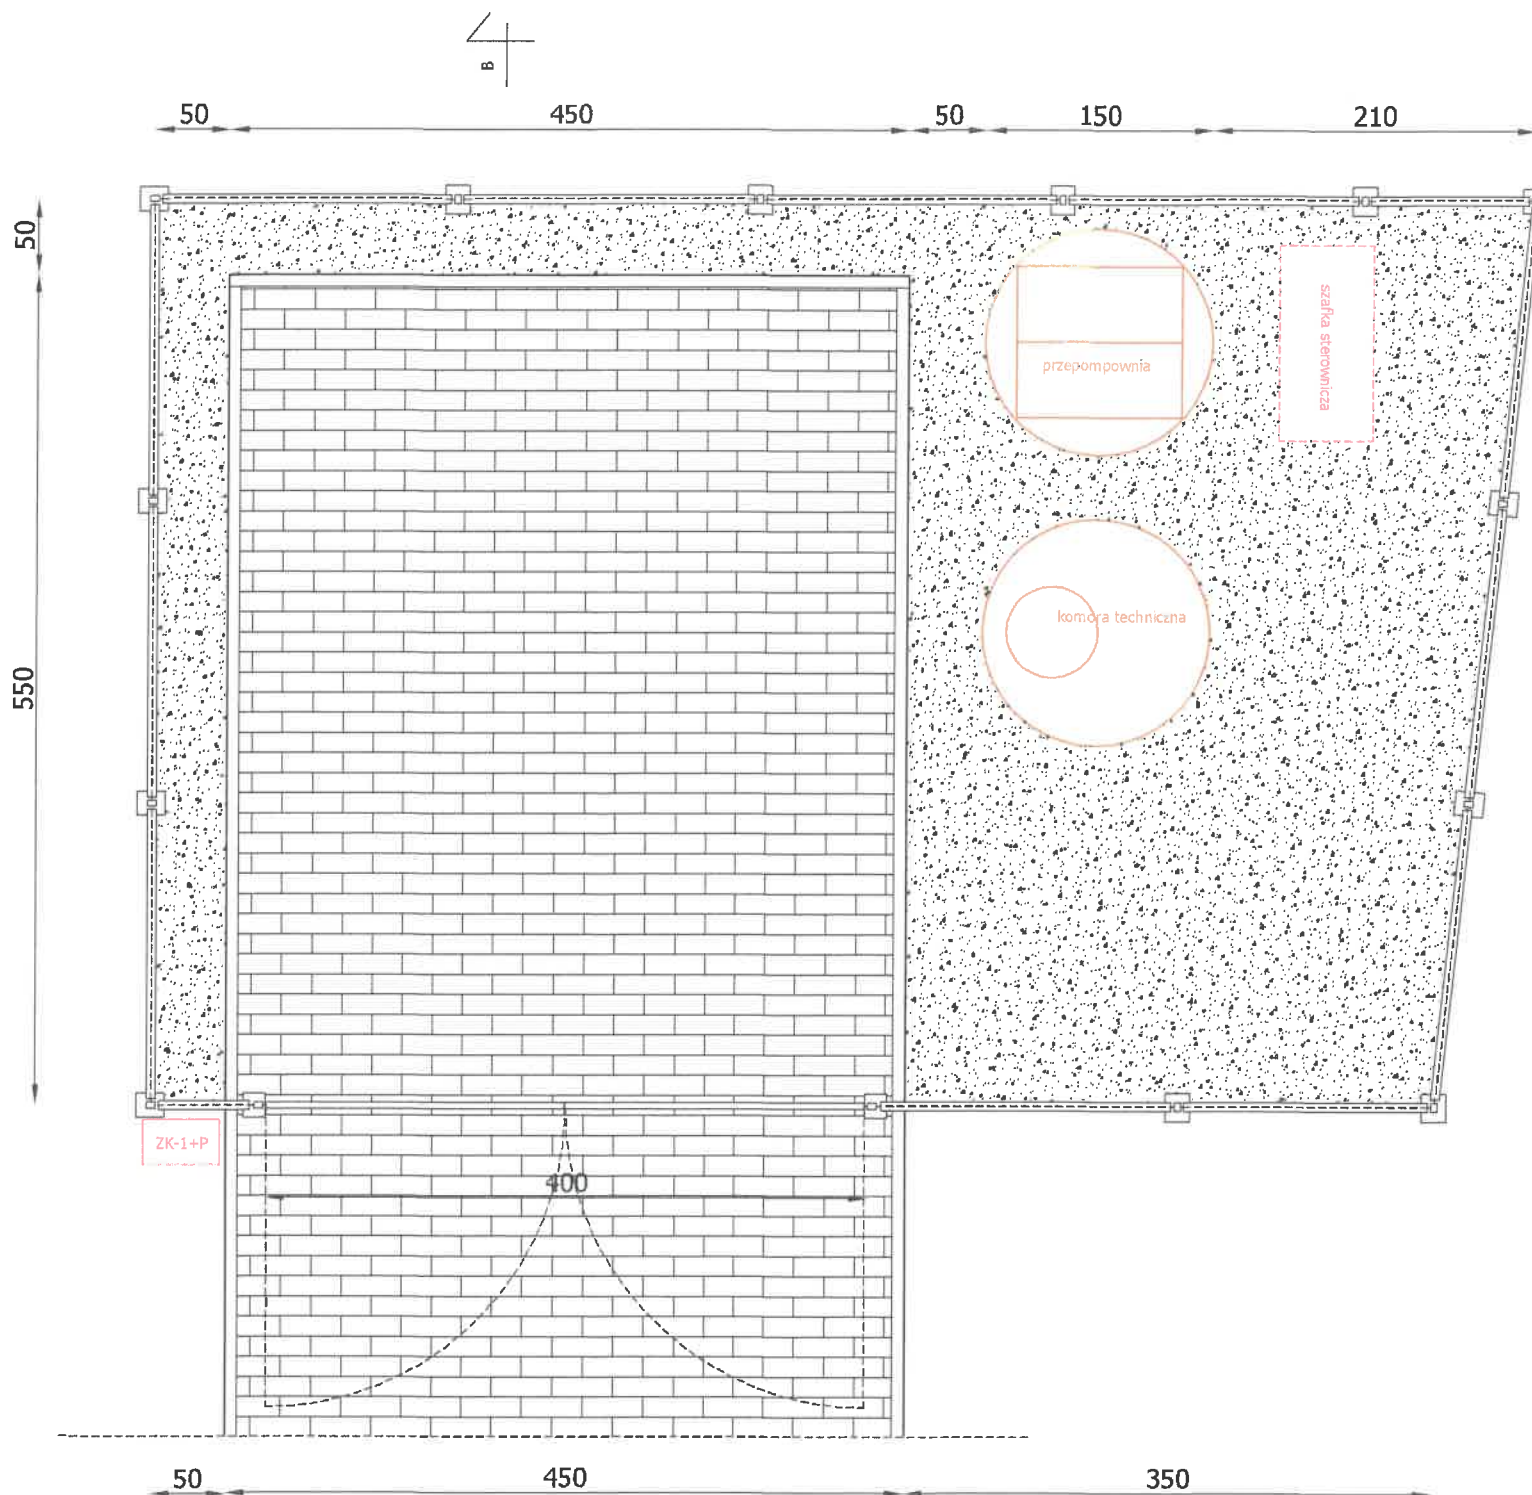




mgr inż. ROBERT SZCZEPANEK
 Uprawnienia budowlane
 do projektowania bez ograniczeń
 w specjalności
 konstrukcyjno-budowlanej
 Nr ewid. 18/02/DUW

USŁUGI PROJEKTOWE mgr inż. Robert Szczepanek 58-100 Świdnica ul. Serbska 25 tel. 607 667 901				
Inwestycja: Budowa sieci kanalizacji sanitarnej w miejscowości Komorów, gm. Świdnica.				
Zadanie: Zagospodarowanie terenu pompowni ścieków w Komorowie.				
Tytuł rysunku: Rzut poziomy przepompowni.				skala 1:50
projektant	specjalność	nr uprawnień	data	podpis
mgr inż. Robert Szczepanek	bud. - konst.	18/02/DUW	03.2017	<i>[Signature]</i>
Inwestor: Gmina Świdnica 58-100 Świdnica, ul. Głowackiego 4				nr rysunku 2

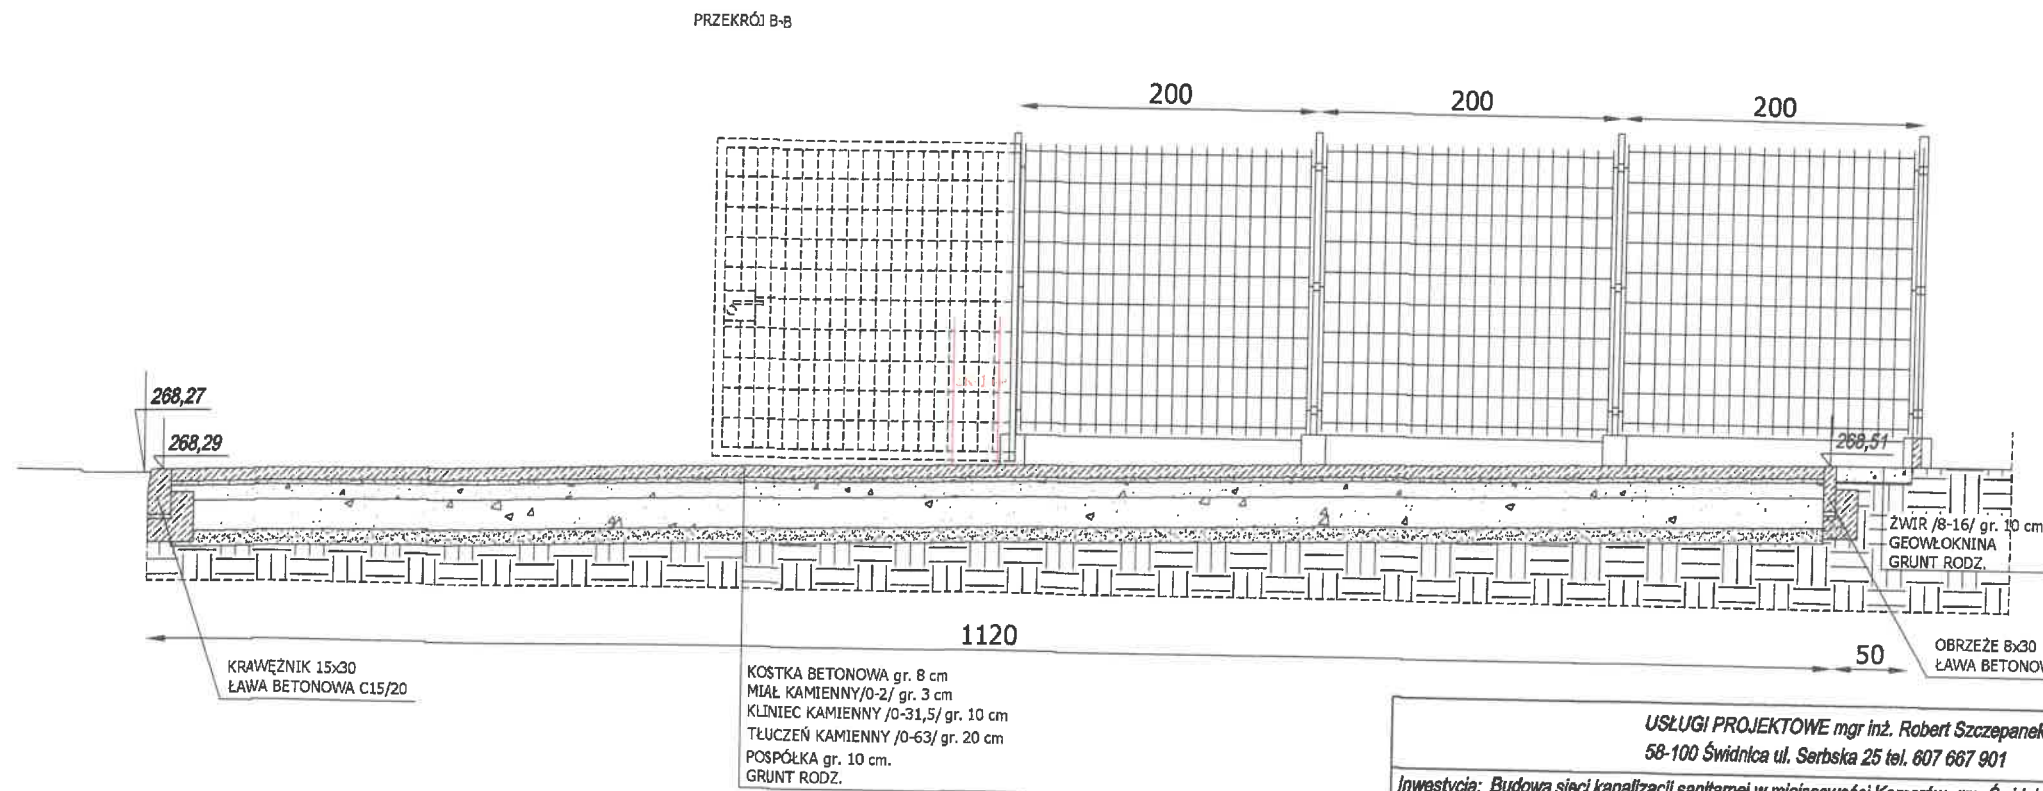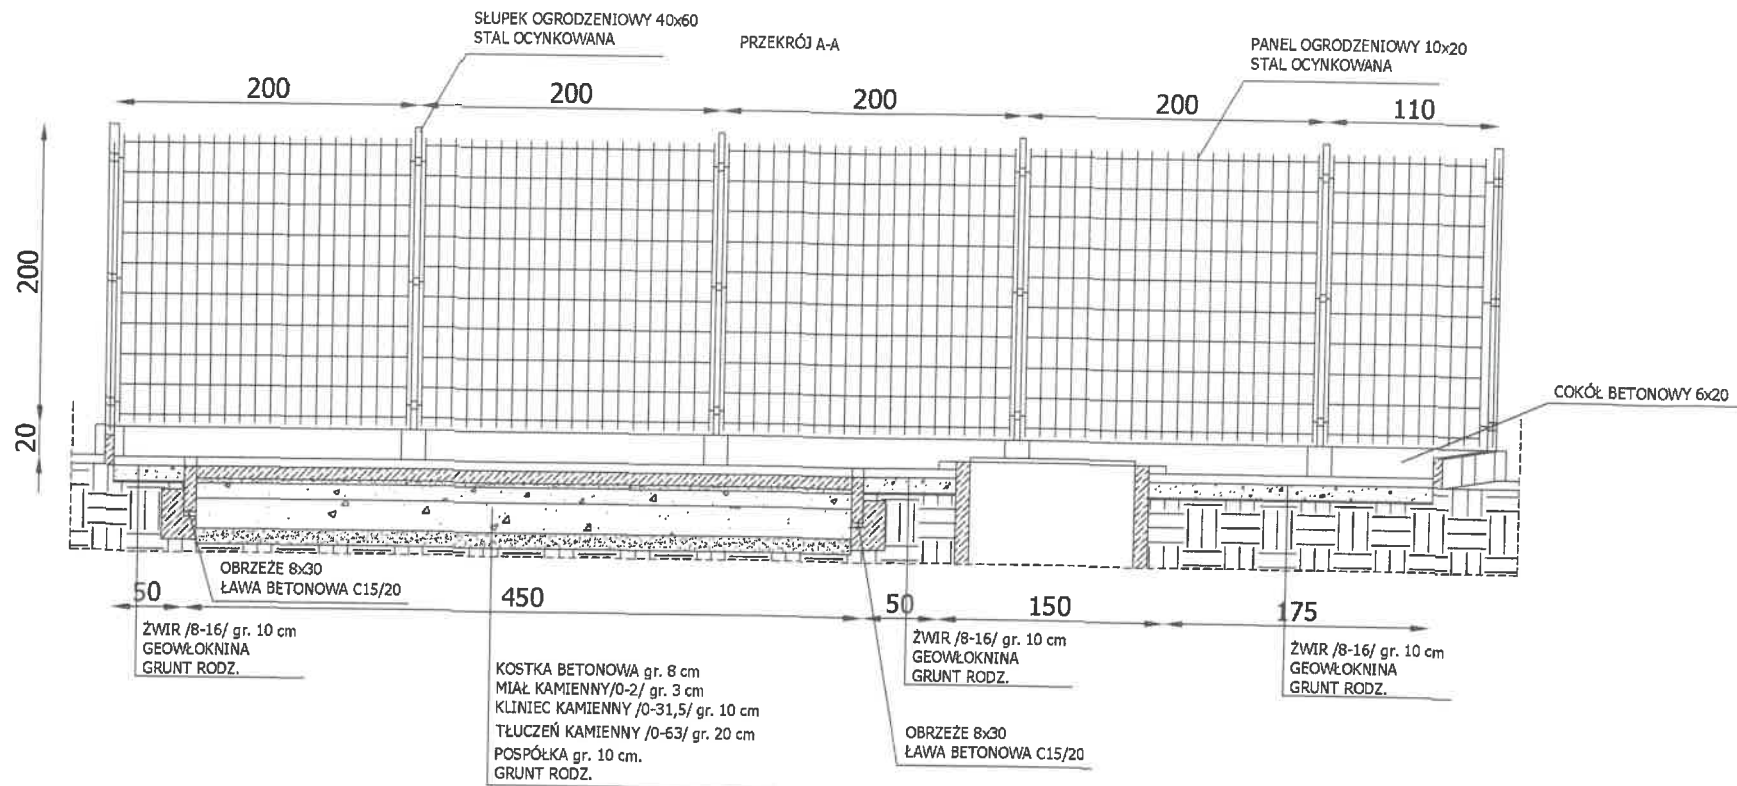

mgr inż. ROBERT SZCZEPANEK
Uprawnienia budowlane
do projektowania bez ograniczeń
w specjalności
konstrukcyjno-budowlanej
Nr swid. 18/02/DUW

USŁUGI PROJEKTOWE mgr inż. Robert Szczepanek 58-100 Świdnica ul. Serbska 25 tel. 607 667 901				
Inwestycja: Budowa sieci kanalizacji sanitarnej w miejscowości Komorów, gm. Świdnica.				
Zadanie: Zagospodarowanie terenu pompowni ścieków w Komorowie.				
Tytuł rysunku: Przekroje A i B			skala 1:50	
projektant	specjalność	nr uprawnień	data	podpis
mgr inż. Robert Szczepanek	bud. - konst.	18/02/DUW	03.2017	<i>[Signature]</i>
Inwestor: Gmina Świdnica 58-100 Świdnica, ul. Głowackiego 4				nr rysunku 3

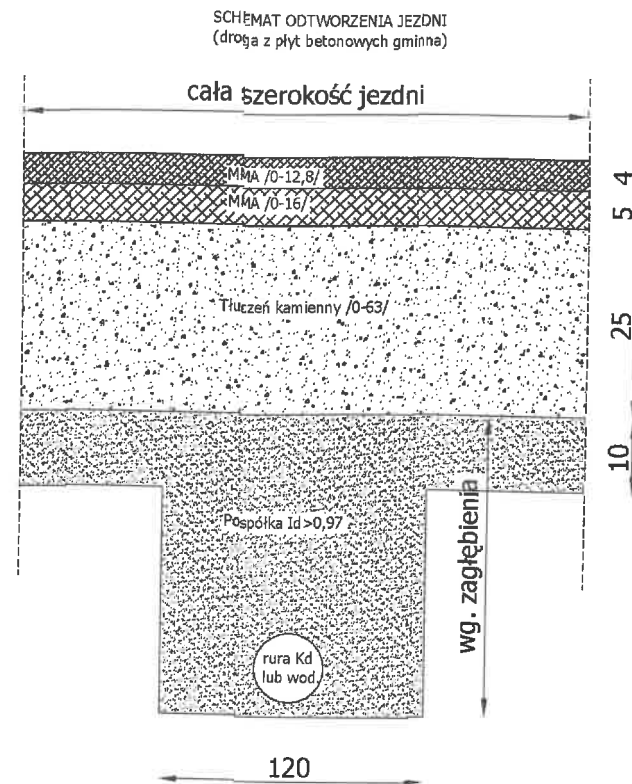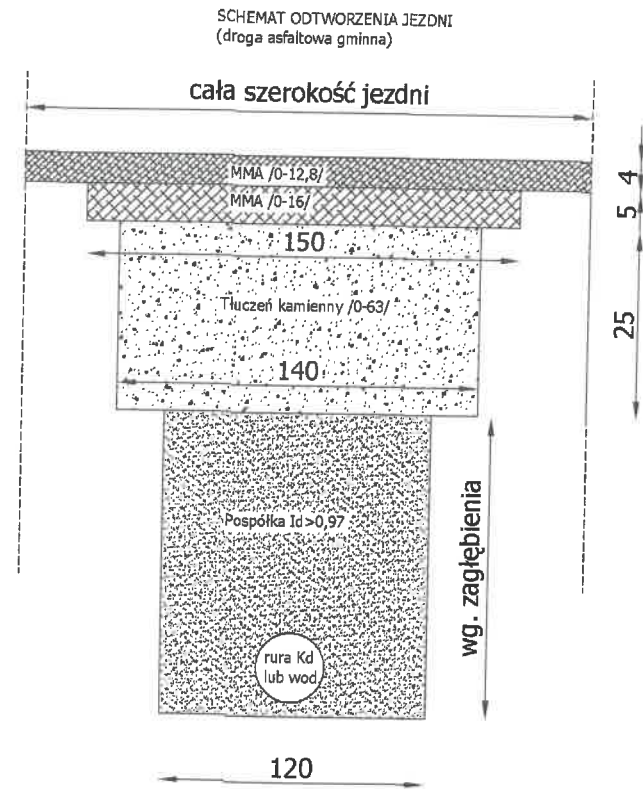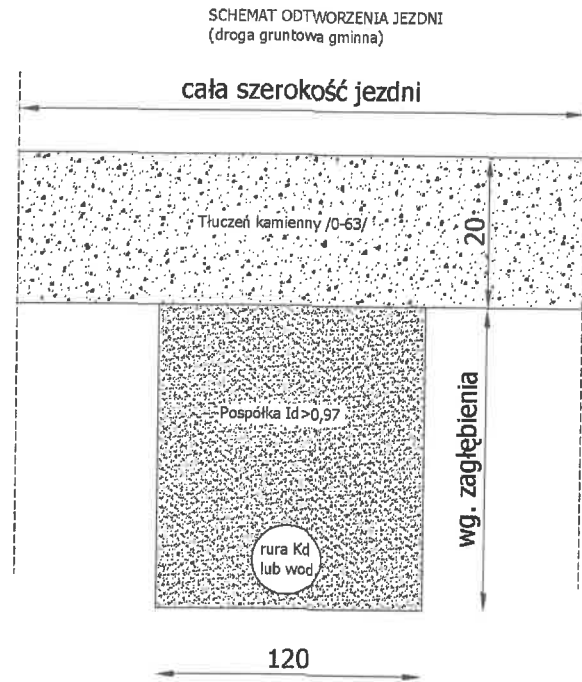

mgr inż. ROBERT SZCZEPANEK
Uprawnienia budowlane
do projektowania bez ograniczeń
w specjalności
konstrukcyjno-budowlanej
Nr ewid. 18/02/DUW

USŁUGI PROJEKTOWE mgr inż. Robert Szczepanek 58-100 Świdnica ul. Serbska 25 tel. 607 667 901				
Inwestycja: Budowa sieci kanalizacji sanitarnej w miejscowości Komorów, gm. Świdnica.				
Zadanie: Budowa sieci kanalizacji sanitarnej i wodociągowej w Komorowie.				
Tytuł rysunku: Schematy konstrukcyjne odtworzenia nawierzchni.				skala 1:10
projektant	specjalność	nr uprawnień	data	podpis
mgr inż. Robert Szczepanek	bud. - konst.	18/02/DUW	03.2017	
Inwestor: Gmina Świdnica 58-100 Świdnica, ul. Głowackiego 4				nr rysunku 4